


PT

PIANTA PIANOTERRA

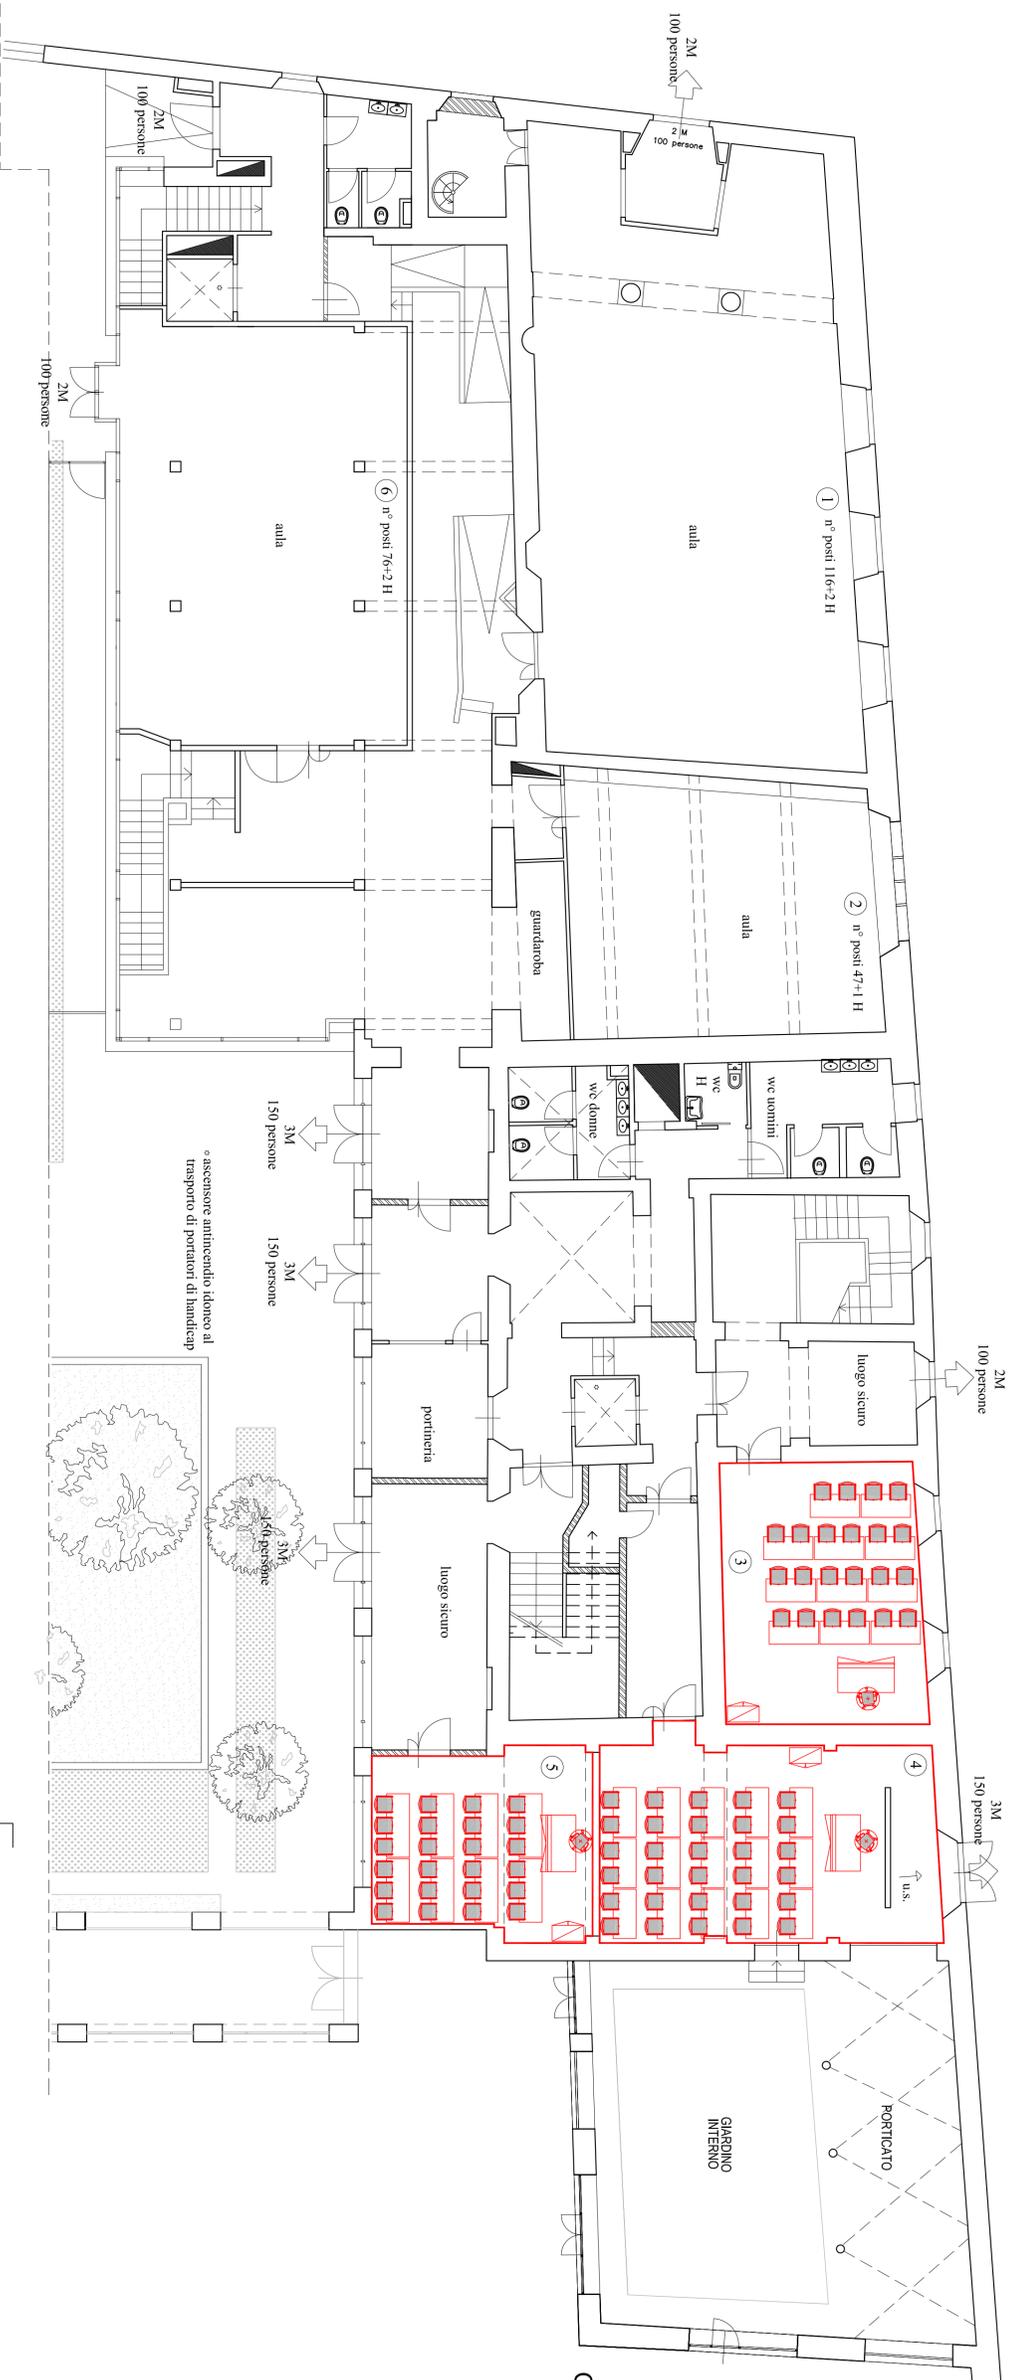


PIANTA PIANO PRIMO

- 3 n° posti 22
- 4 n° posti 30
- 5 n° posti 24

LEGENDA RIFERIMENTO ELENCO PREZZI

- art. riferimento EP n. 7 - 005
- art. riferimento EP n. 1 - 001
- art. riferimento EP n. 6 - 004
- art. riferimento EP n. 14 - 012
- art. riferimento EP n. 15 - 013
- art. riferimento EP n. 17 - 015
- art. riferimento EP n. 12 - 010
- art. riferimento EP n. 13 - 011
- art. riferimento EP n. 11 - 009
- art. riferimento EP n. 4 - 003 - a
- art. riferimento EP n. 4 - 003 - b
- art. riferimento EP n. 4 - 003 - c

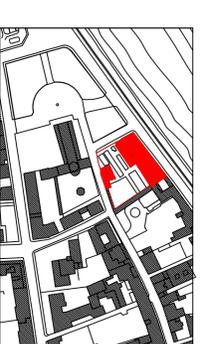

UNIVERSITÀ DI PISA
Direzione Edilizia e Telecomunicazione

Fornitura di arredi a ridotto impatto ambientale per il complesso ex Benedettine - via San Paolo - Pisa

Il Rettore :

Prof. Paolo Maria MANCARELLA

Responsabile del procedimento:

Arch. Barbara BILLI

Progetto :

Arch. Sandro SACCUCCI

Geom. Linda MORETTI

Oggetto :

layout allestimento arredi
- Pianta Piano Terra

SCALA 1:100

Febbraio 2018

TAV. AR 1