


P1

PIANTA PIANO PRIMO

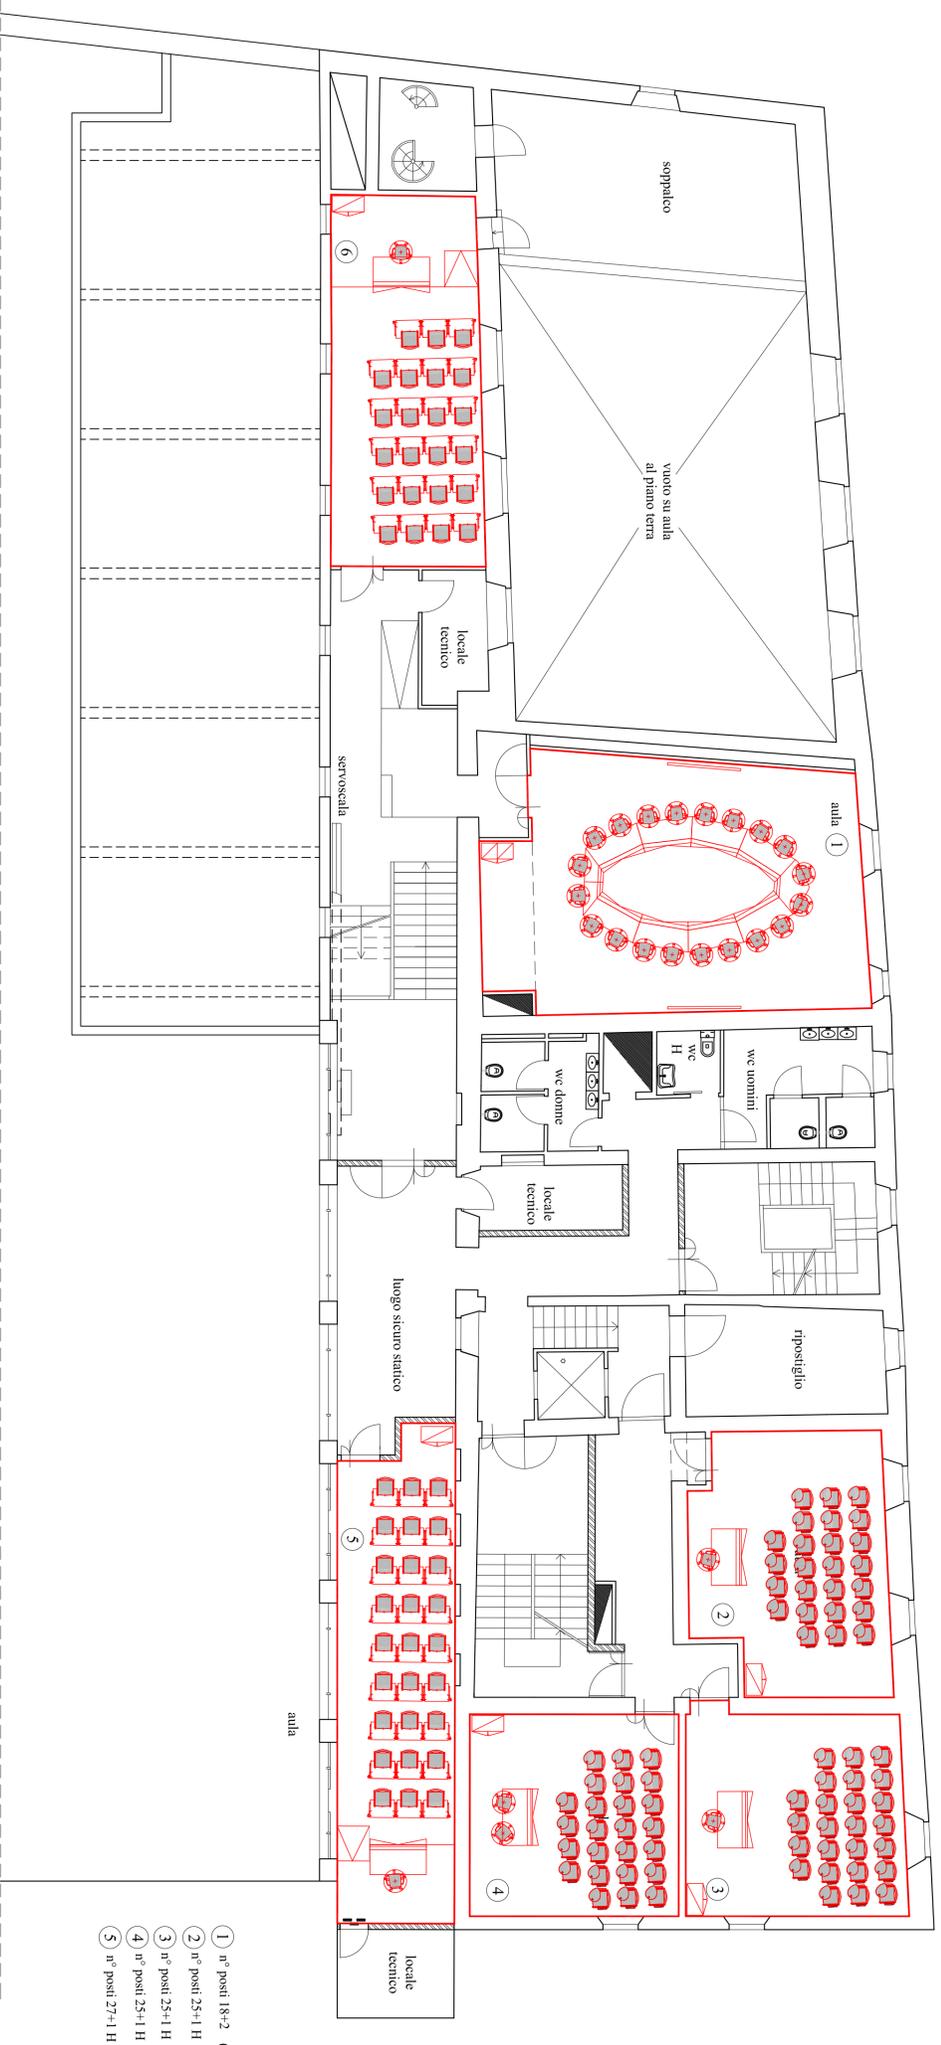


- ① n° posti 18+2 (vedasi elaborato A1)
- ② n° posti 25+1 H
- ③ n° posti 25+1 H
- ④ n° posti 25+1 H
- ⑤ n° posti 27+1 H


- LEGENDA RIFERIMENTO ELENCO PREZZI**
- art. riferimento EP n. 7 - 005
 - art. riferimento EP n. 2 - 002
 - art. riferimento EP n. 1 - 001
 - art. riferimento EP n. 6 - 004
 - art. riferimento EP n. 19 - 017
 - art. riferimento EP n. 12 - 010
 - art. riferimento EP n. 11 - 009

P2

PIANTA PIANO SECONDO

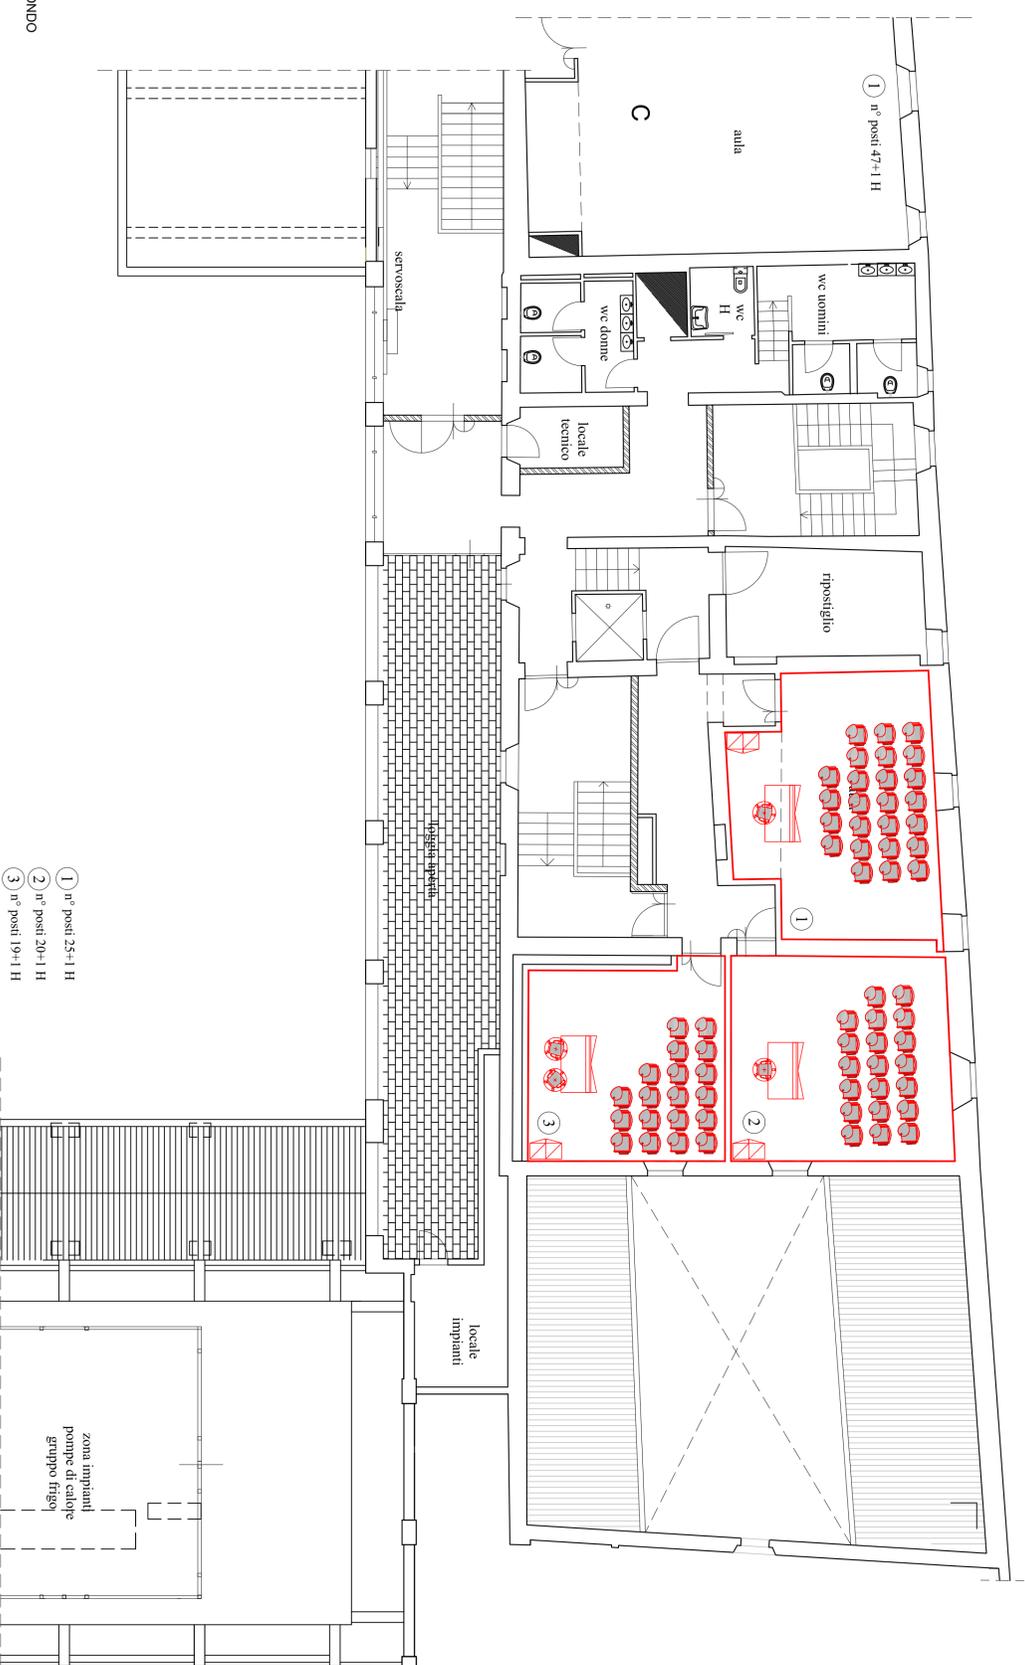

- ① n° posti 25+1 H
- ② n° posti 20+1 H
- ③ n° posti 19+1 H

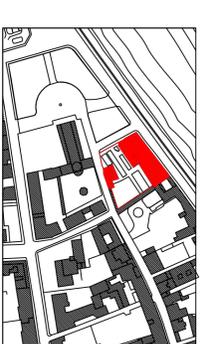

UNIVERSITÀ DI PISA
 Direzione Edilizia e Telecomunicazione

Fornitura di arredi a ridotto impatto ambientale per il complesso ex Benedettine - Via San Paolo - Pisa

Il Rettore :

Prof. Paolo Maria MANCARELLA

Responsabile del procedimento:

Acq: Barbara BILLI

Progetto :

Arch. Sandro SACCUCCI

Geom. Linda MORETTI

Oggetto :

layout allestimento arredi
 - Pianta Piano Primo
 - Pianta Piano Secondo

SCALA 1:100

Febbraio 2018

TAV. AR 2